


関係図番	図面名称	位置	記号	来歴	年月日	記入	承認

【添付資料6：旧し尿処理施設関連図面】

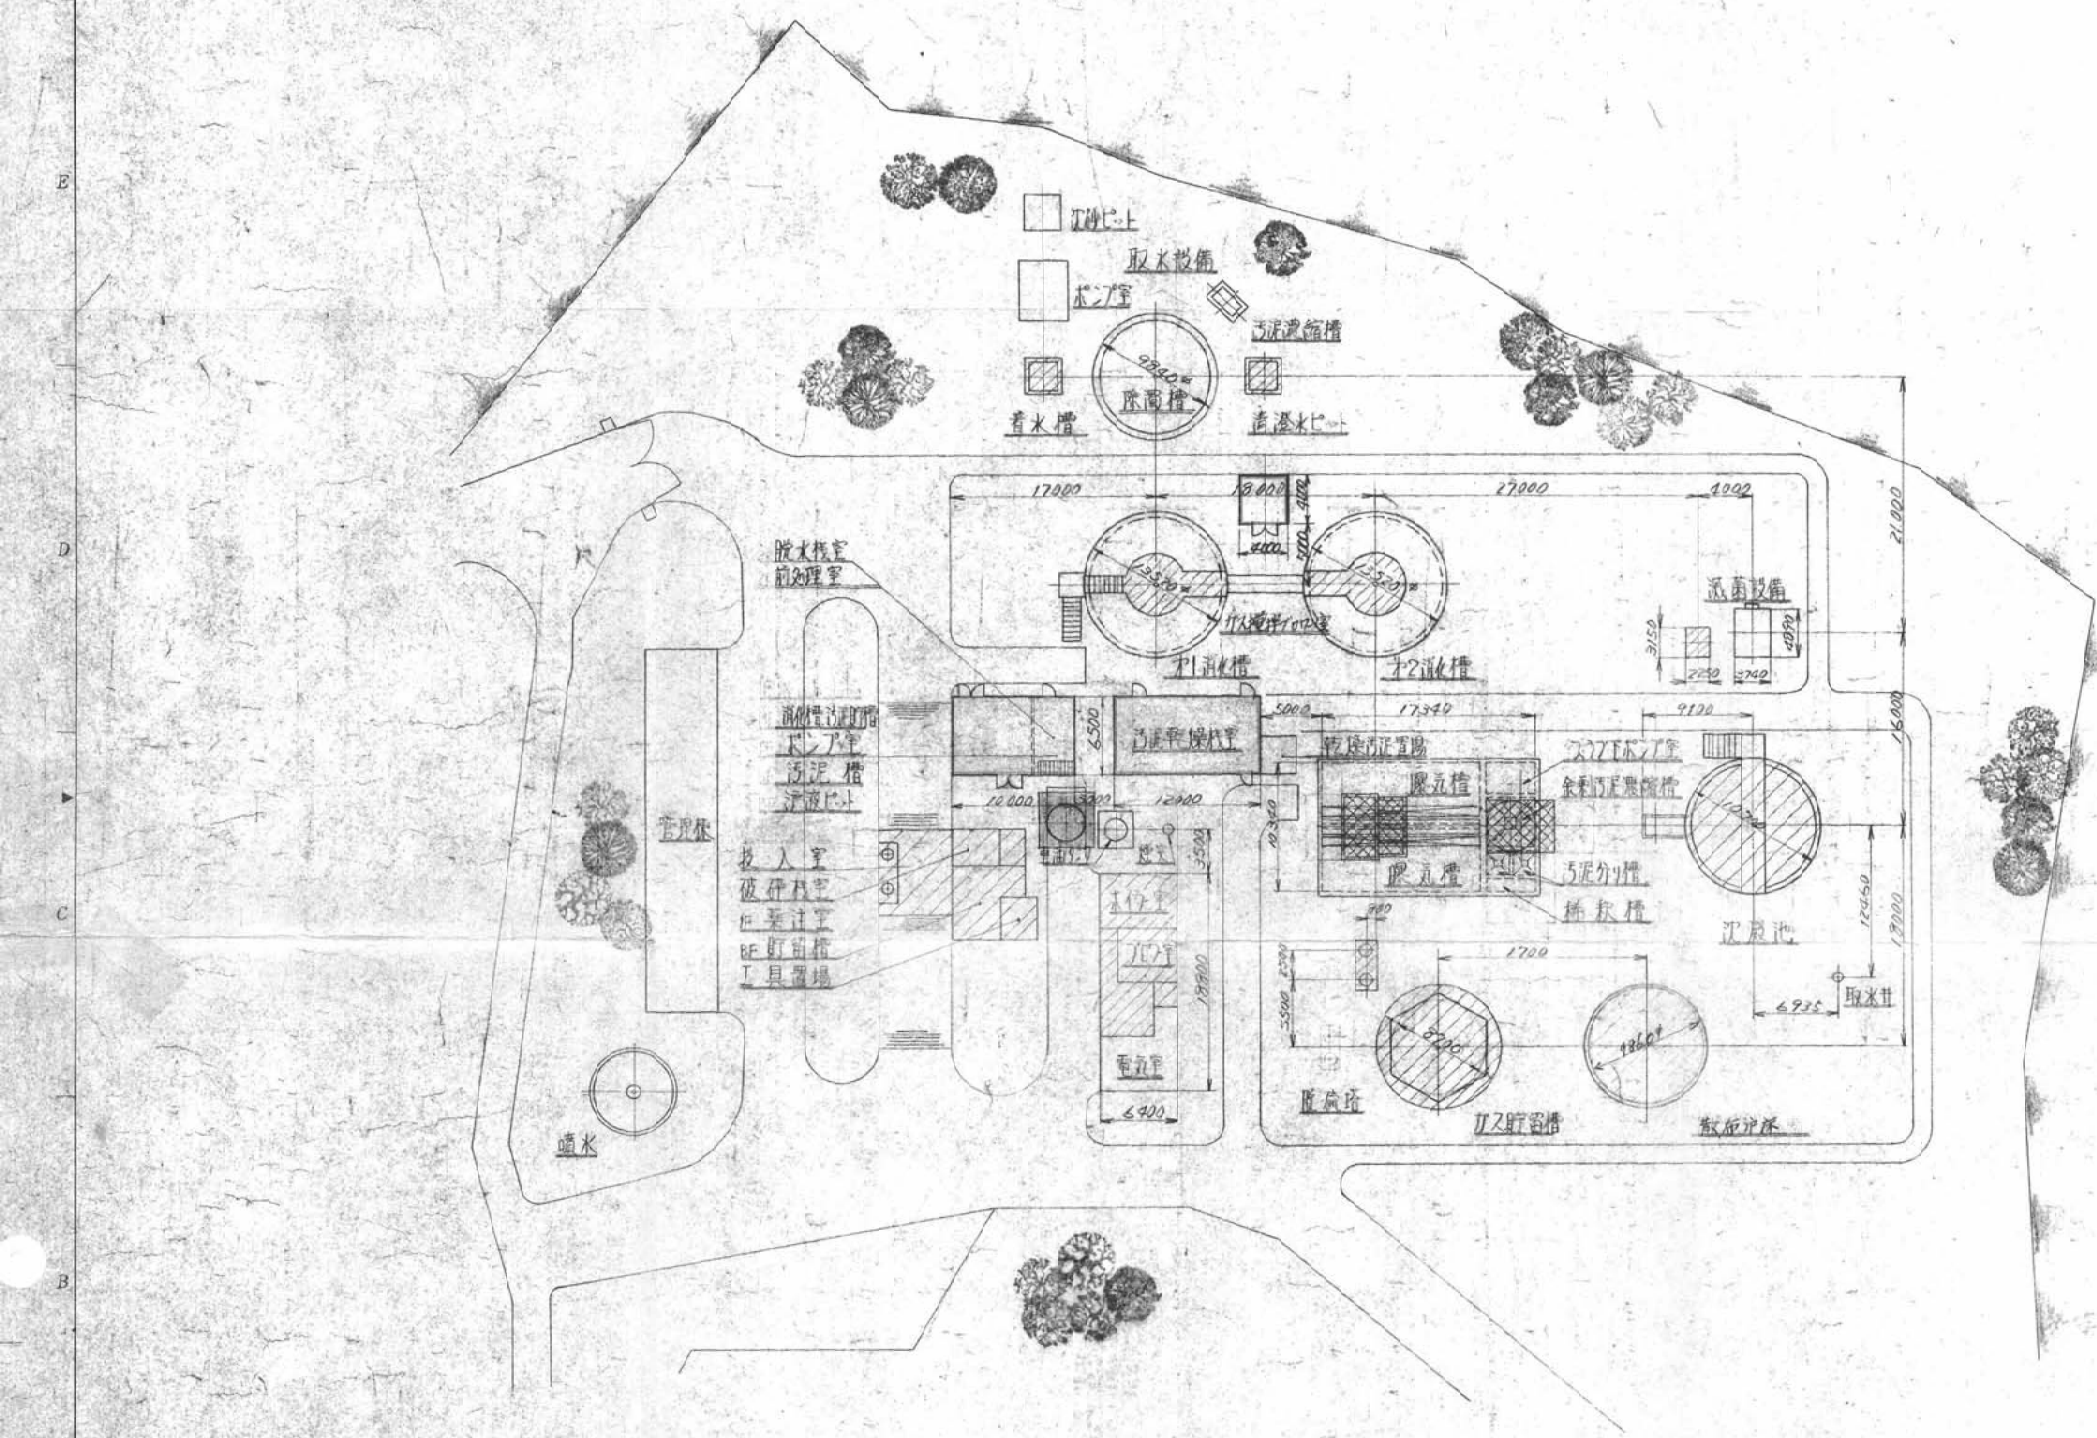


登録番号75389号
一般建築士金子清彦




- 既設撤去
- 増設 申請建築物
- 改造
- 既設

注1
本図は改訂増設の施設名称3添え
本図は計画図二種十詳細計画図1結果多少ノ変更ハアリ

種類	須賀川地方衛生処理組合 殿			
設計	2012.12.20	第3角	2019入尿処理施設	
設計	1/500	1/500	平面配置図	
製図	1/500	1/500		
栗田工業株式会社				
図面	図面	図面	図面	
番号	番号	番号	番号	

 

図面番号	図面名称	作成者	承認者	年月日	記入

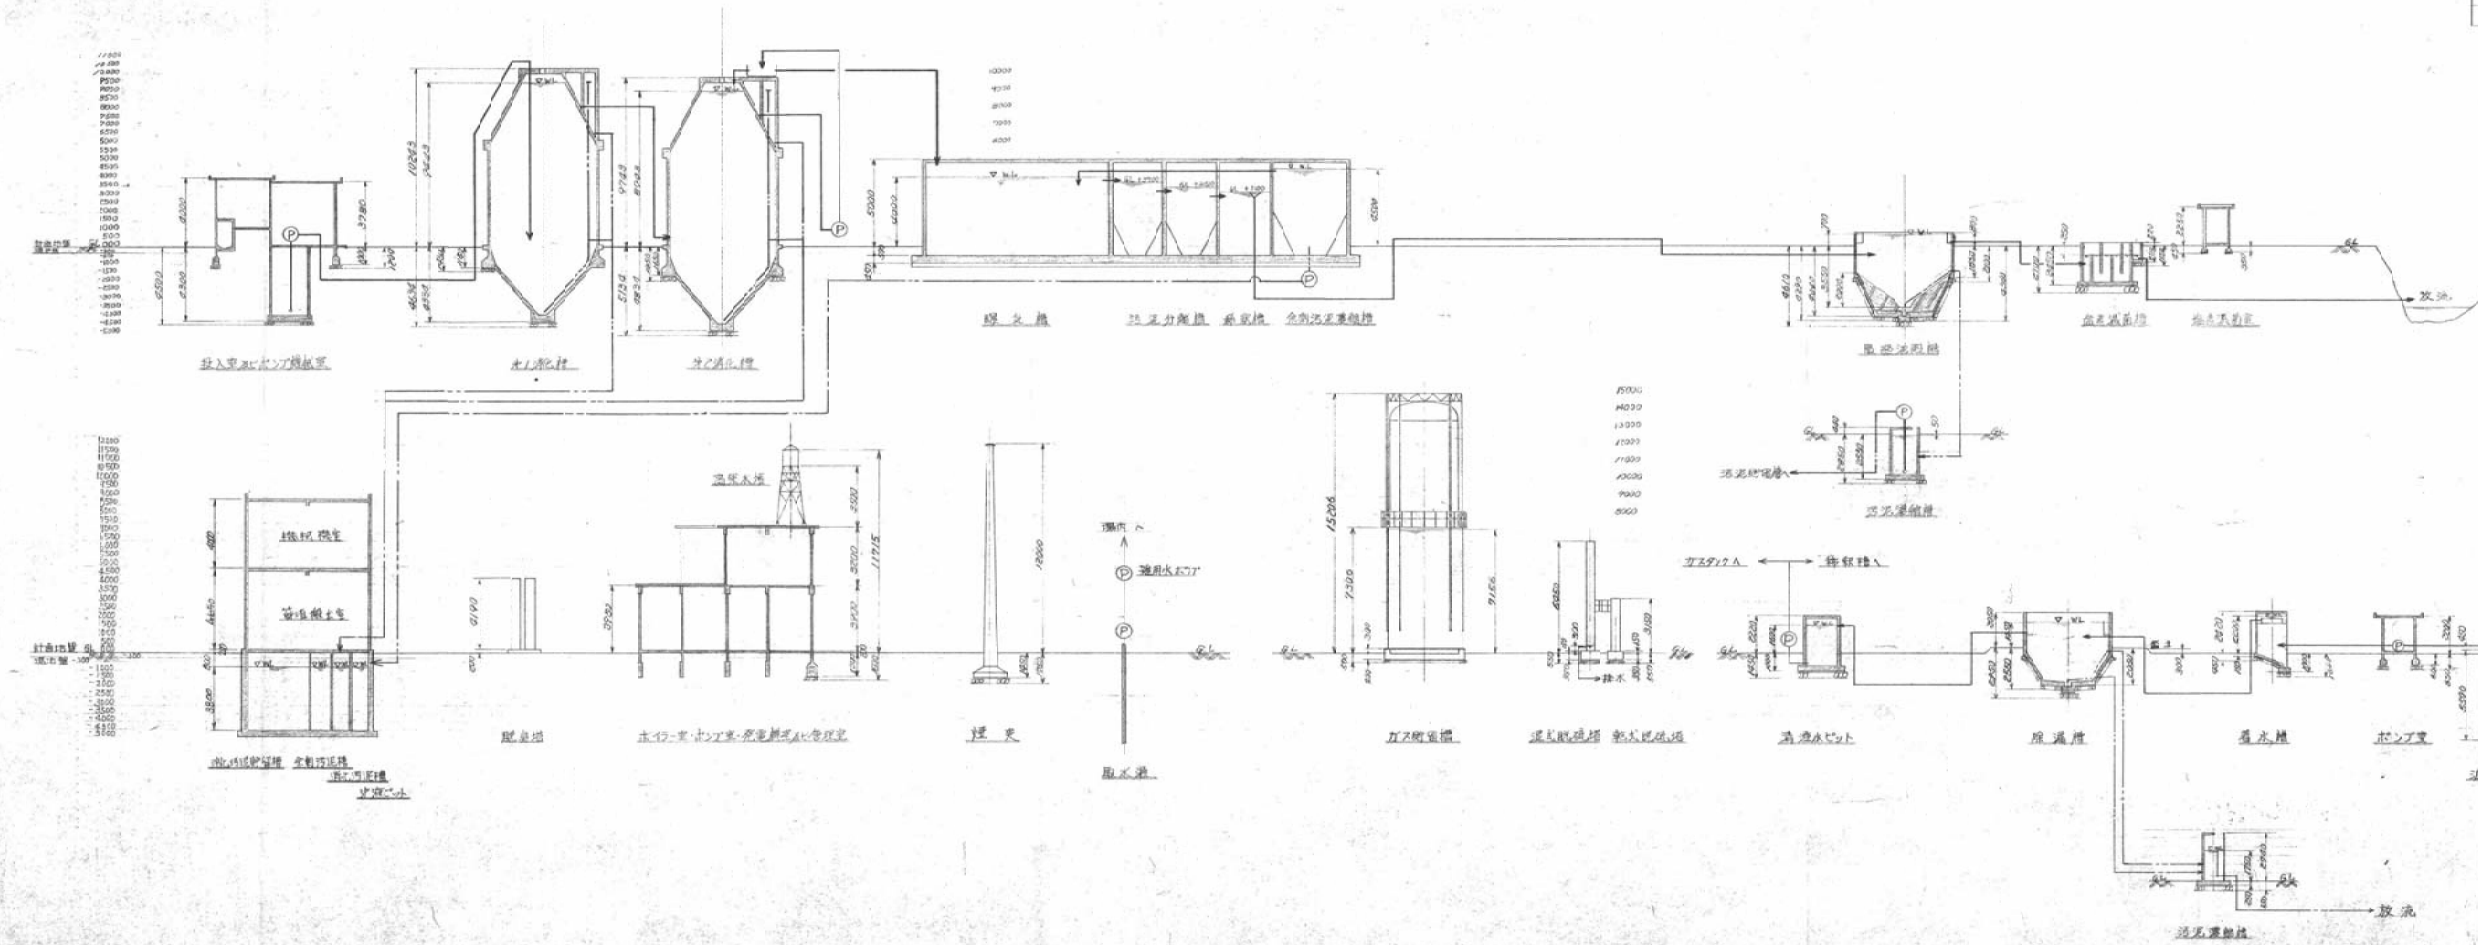

昭和47年度国庫補助事業申請図面


須賀川地方衛生組合

ろ過施設


水位高低図

栗田工業株式会社


図面番号 3T37-2K94 H002-0

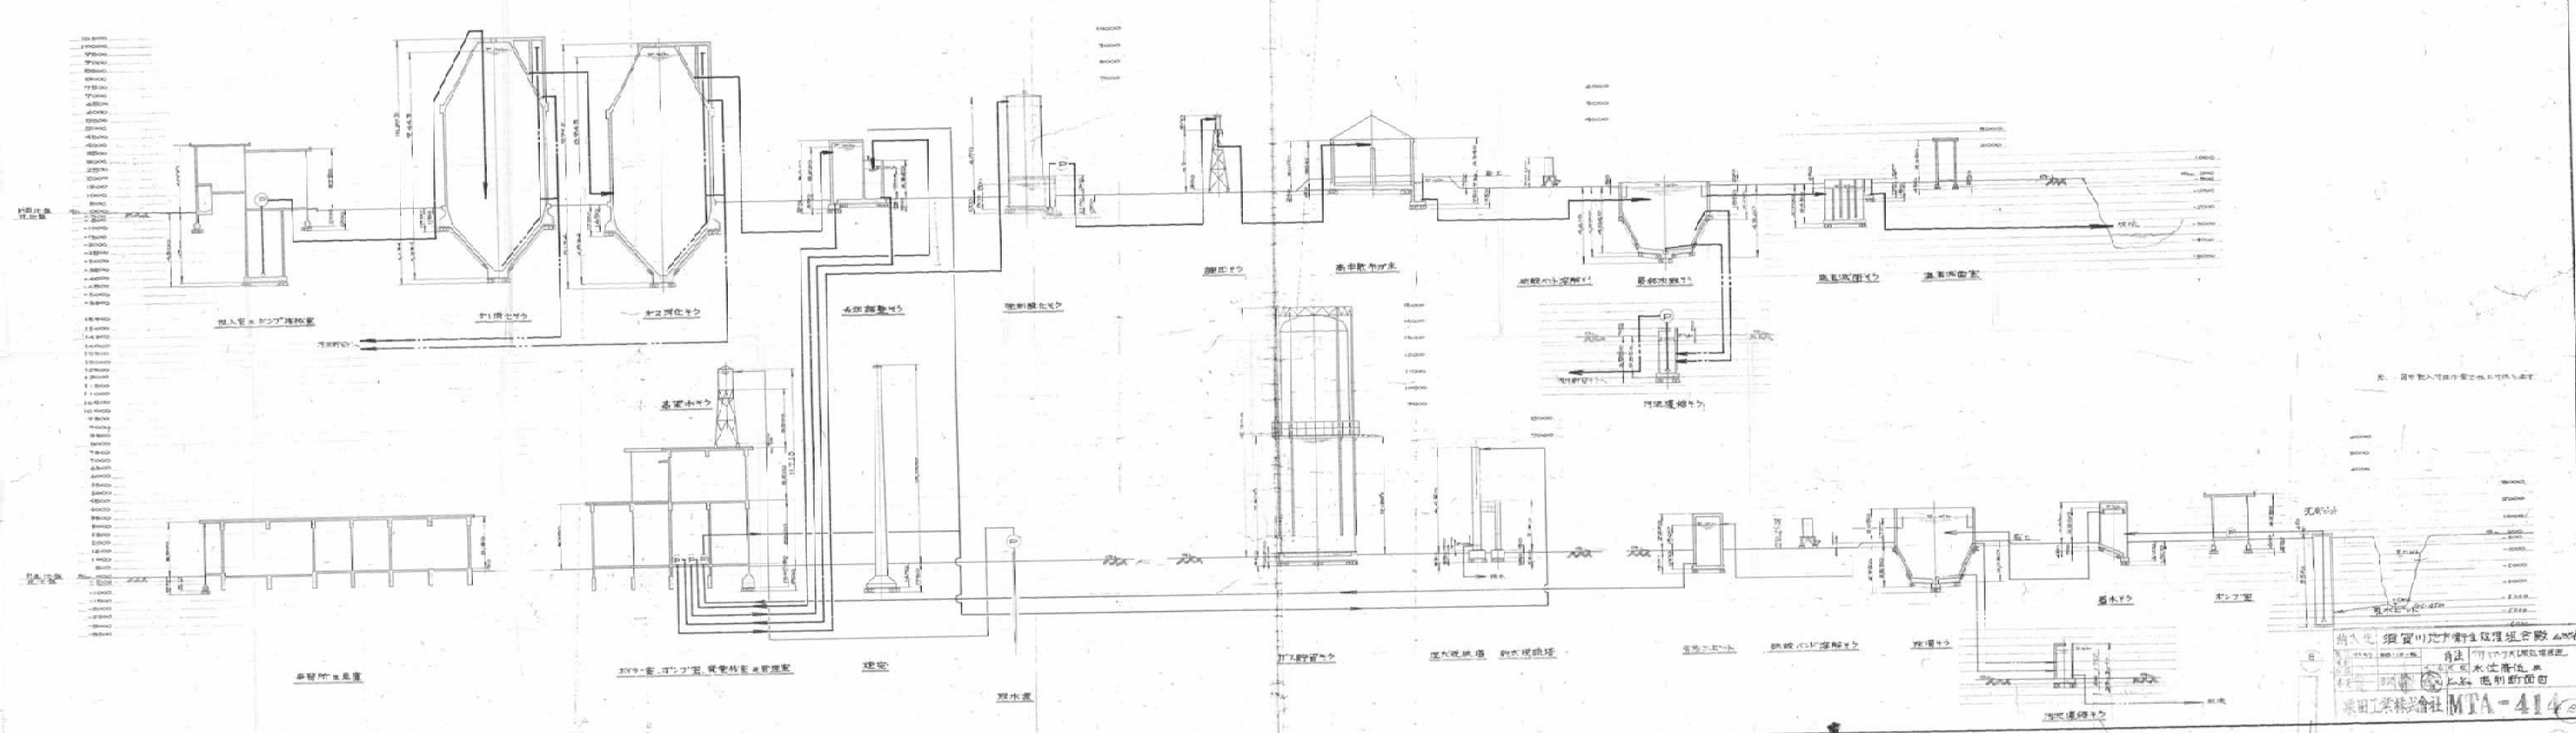


関係図書	図面名称	位置記号	米	厘	年月日	記入	承認

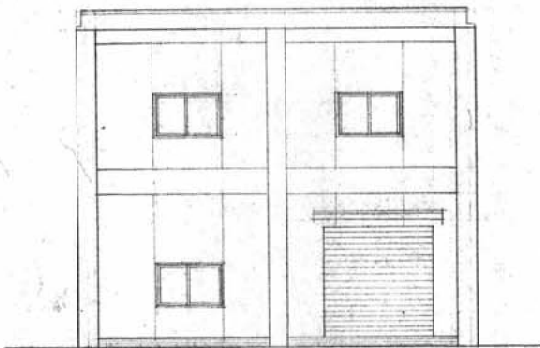


1 立面図 縮尺 1/100

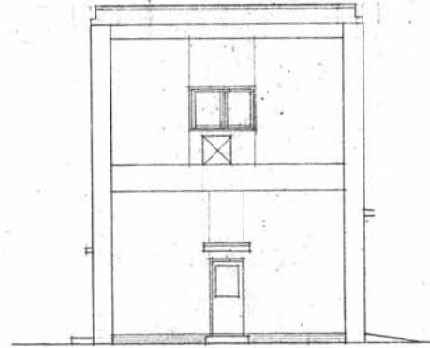


2 立面図 縮尺 1/100

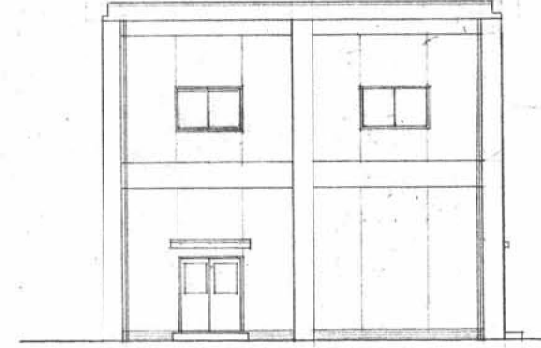


3 立面図 縮尺 1/100

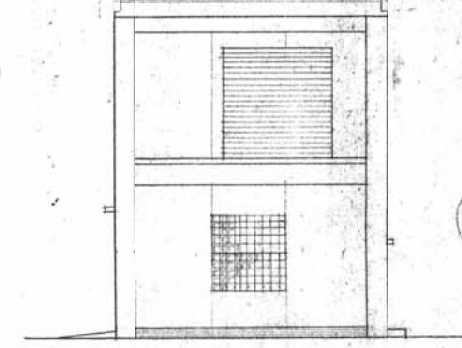


4 立面図 縮尺 1/100

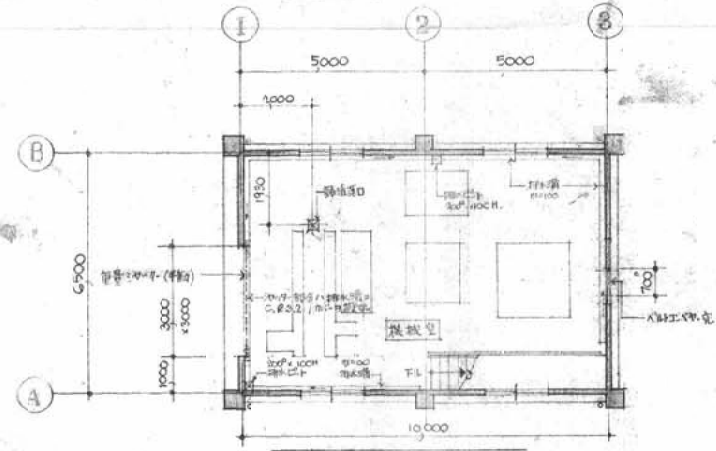


2階平面図 縮尺 1/200

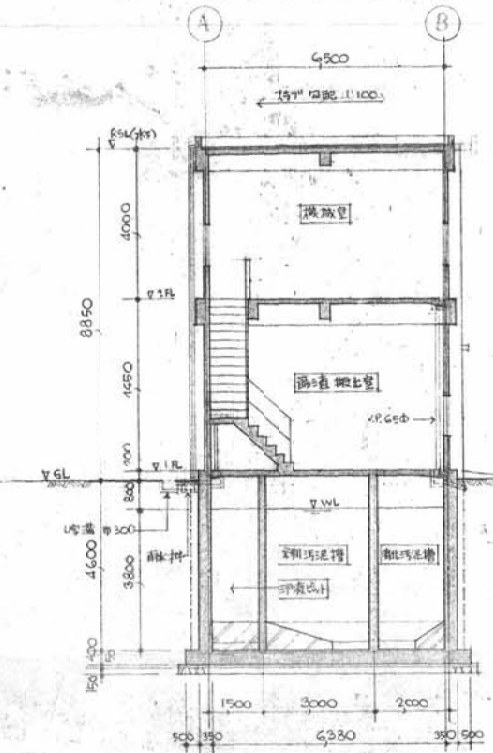



A-A 断面図 縮尺 1/100

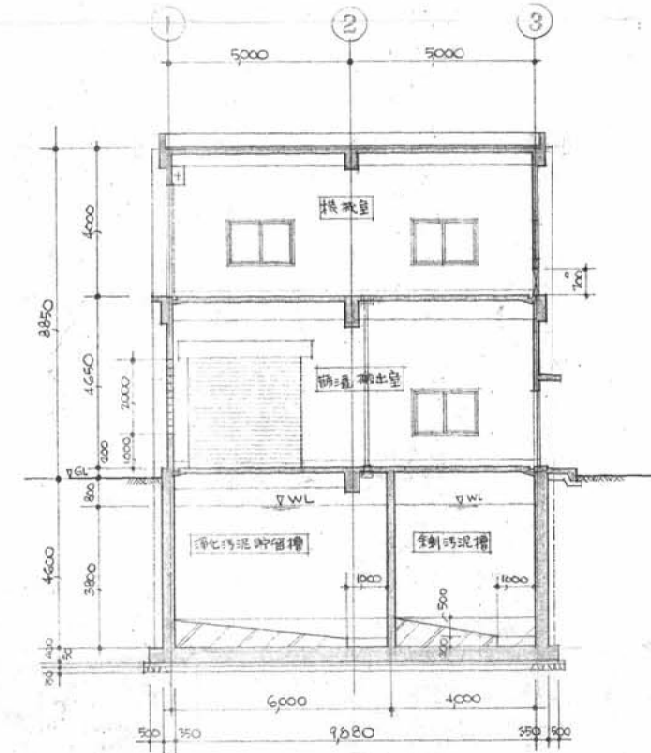

B-B 断面図 縮尺 1/100

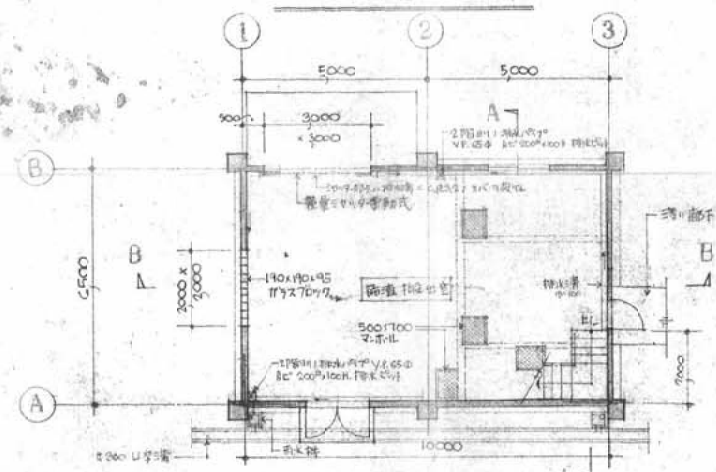

1階平面図 縮尺 1/200

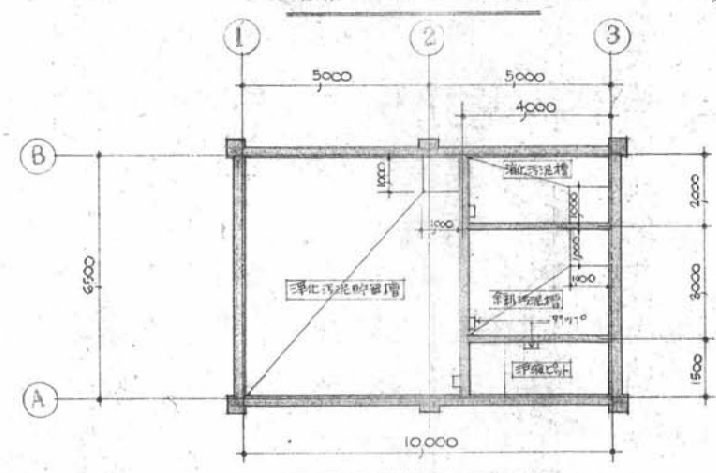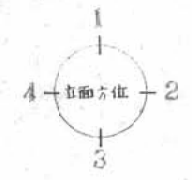

B1階平面図 縮尺 1/200


構造概要 及び 外部仕上表				内部仕上表					
名称	仕様	備考		名称	仕	巾	木	壁	天井
構造	鉄筋コンクリート造 ランチ構造			機械室	モルタル金ゴテ	モルタル金ゴテ	モルタル金ゴテ	モルタル刷毛引	モルタル刷毛引
基礎	ハチ基礎			(2FL)		H=100	H=100		
屋根	均等モルタル 20 パンチコート			廊下掘出室					
外壁	モルタル刷毛引 アクリルリシンコート付			(1FL)					
床、壁				地下槽	パネリング 防湿			パネリング 防湿	パネリング 防湿
巾木	モルタル金ゴテ								
大走									
建築	鉄骨、スチール、スチール、スチール、鉄骨、スチール、鉄骨								
植	ササ、ササ、ササ、ササ、ササ、ササ、ササ								

登録番号 75338号
一般建築士金子晴彦




設計	栗田工業株式会社	設計者	栗田工業株式会社
図面	570012	図面	3T37-2704 - A001


關係圖番	圖面名稱	位置	記号	來 歷	年月日	記入者

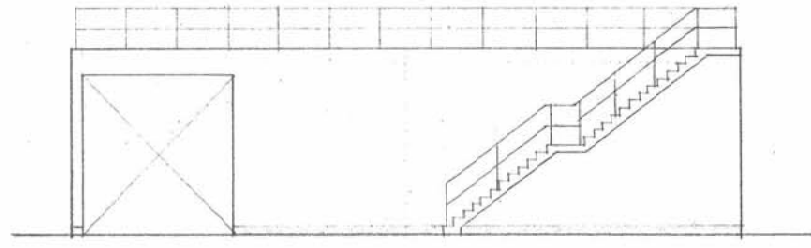


立面圖 302 127

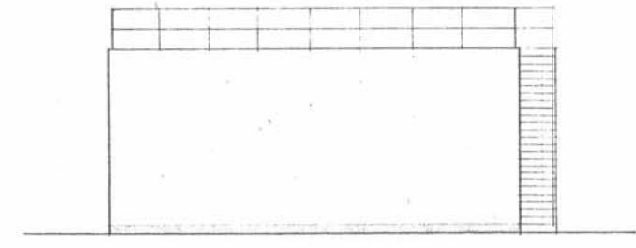


2 立面图 比例 1/200

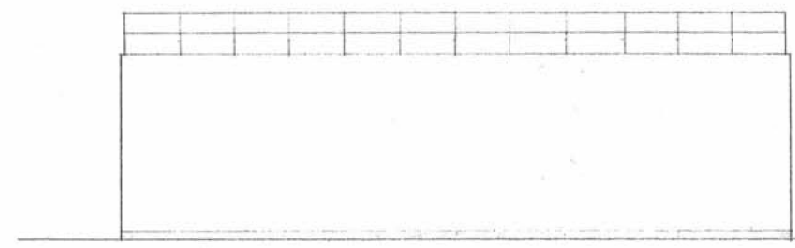


3 立 面 图 轴测 1/100

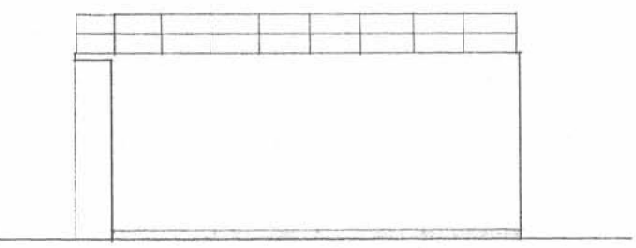


4 立面图 图尺 1/2

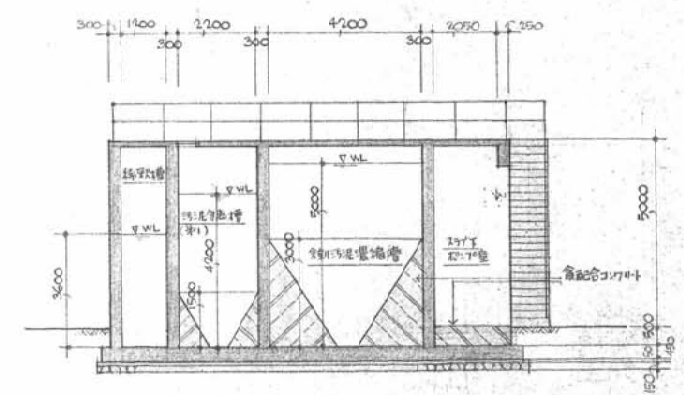


A-A 断面图 比例 1/100

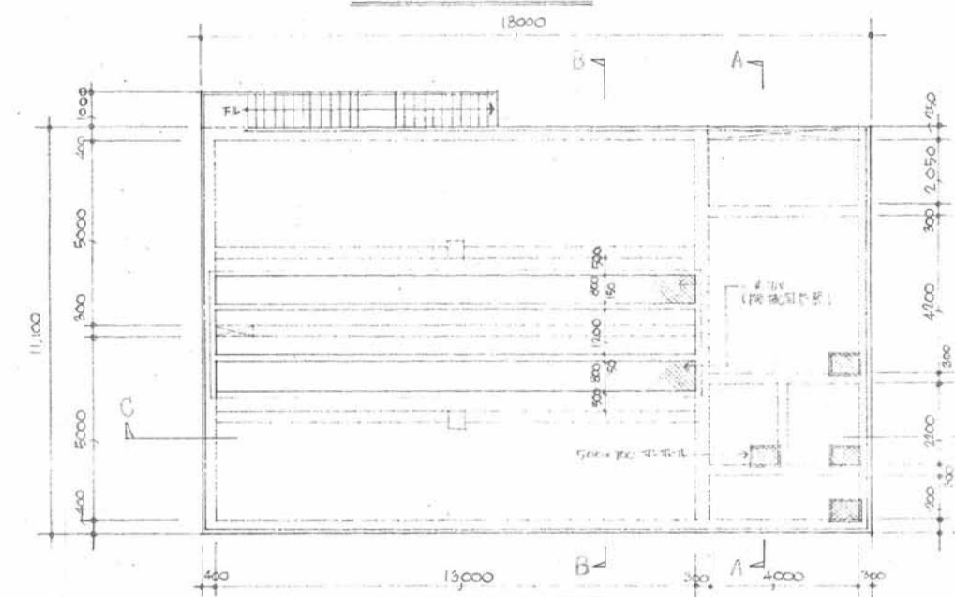


取點平面圖 縮尺 1/100

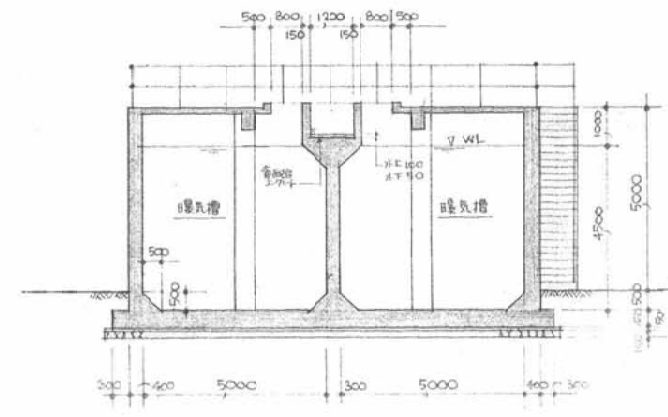

5. 試驗設備 (Fig. 149)

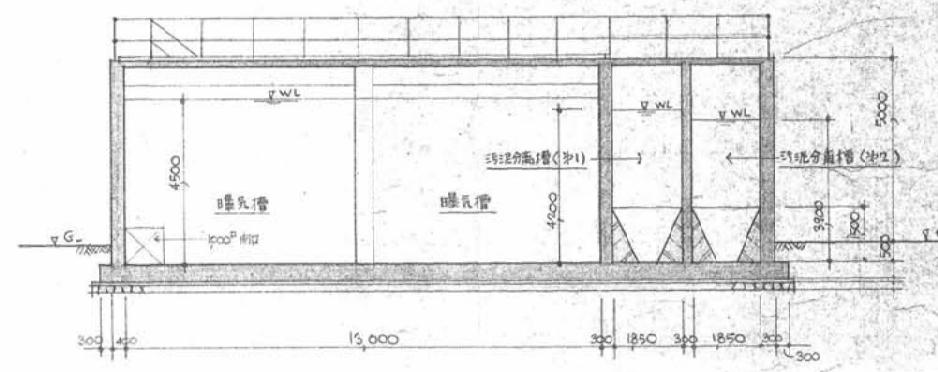

C-C 断面图 图号: 1/109

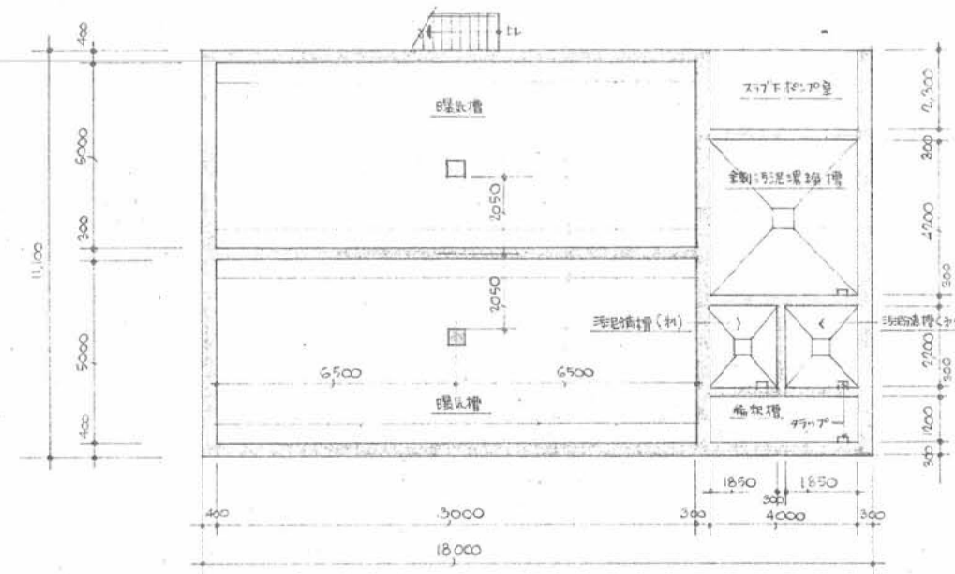

1階平面図 縮尺: 1/100

機油需要 及び 外部器具表			内部仕上表							
名	材	備考	室	名	床	巾木	障	壁	天井	備考
構造	鉄筋コンクリート造		暖気槽	セメント床				セメント床	天井・現二	
基礎	ベタ基礎									
屋上	防水層付		排水溝槽	〃				〃	〃	
外壁	シロアリ対策あり									
巾木	セメント金目付 H=200		施錠槽	〃				〃	〃	
扉スリ	S.G.P. S.L.A O.P.		金網扉 噴霧槽	〃				〃	〃	
			下拵板付留	セメント金目付	セメント金目付 H=200			セメント断熱引	セメント断熱引	

昭和 49 年度国庫補助事業申請図面

須翼川地方衛生処理組合殿

比例 1:100 设计 1:100 校核 1:100	尺寸 1:100 1:100 1:100	二次处理槽 平面, 立面, 断面图, 剖面图
栗田工業株式会社		出图
1605102	3T87-2704	-C001

图号	1605102	图名	3T37-2704 - C001
----	---------	----	------------------